

令和 8 年 度

工 事 名 : 村 道 印 田 線 雨 水 排 水 路 整 備 工 事


位 置 : 恩 納 村 字 恩 納 地 内

設 計 図 面

恩 納 村 役 場 建 設 課

工事名：村道印田線雨水排水路整備工事
 位置：恩納村字恩納地内

位置図

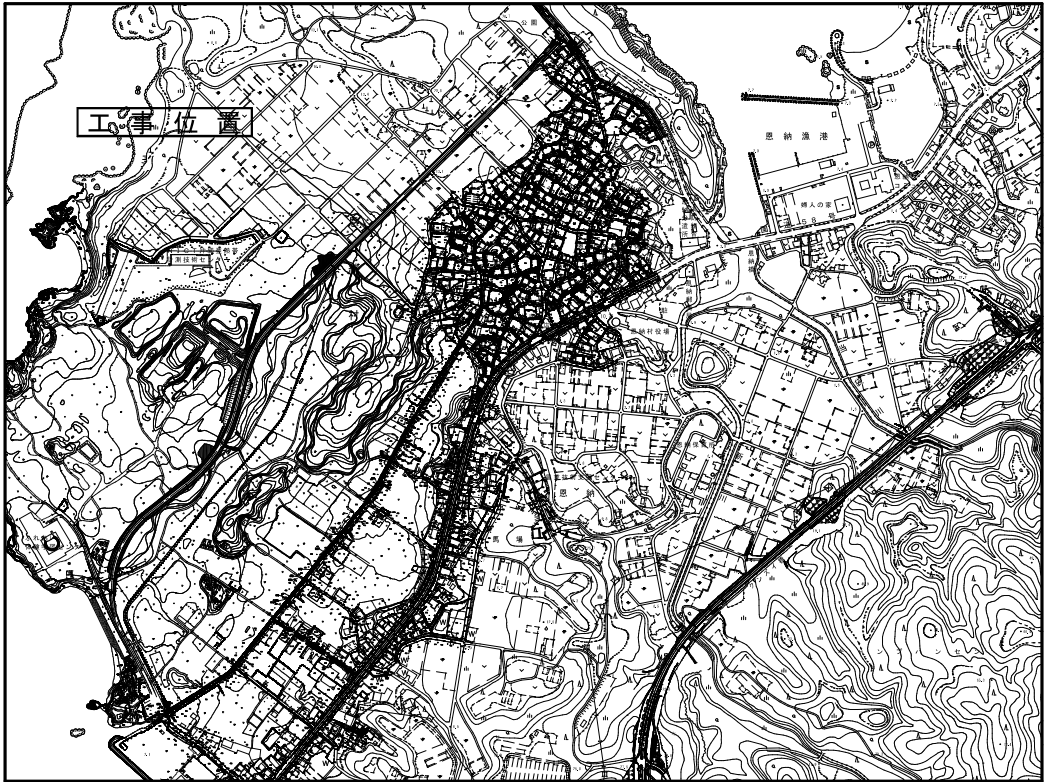


図面目録


図面番号	図面名称	縮尺
17-1	現況平面図	S=1/500
〃-2	施設計画平面図	〃
〃-3	造成計画平面図	〃
〃-4	舗装復旧平面図	〃
〃-5	付帯工平面図	〃
〃-6	取壊工平面図	〃
〃-7	標準断面図	図示
〃-8	縦断図	S=V=1/100 H=1/250
〃-9	横断図(1)	S=1/100
〃-10	〃(2)	〃
〃-11	構造図(1)	図示
〃-12	〃(2)	〃
〃-13	〃(3)	〃
〃-14	ボックスカルバート平面展開図	S=1/100
〃-15	ボックスカルバート縦断展開図	〃
〃-16	土留工標準図	図示
〃-17	仮設工標準図	〃

S=1/250



記 号	名 称
As	アスファルト舗装
ET	電柱(電気、電話)
E	電 柱 (電 気)
T	電 柱 (電 話)
支	電 柱 の 支 線
Co	コンクリート
消	消 火 栓
柱	柱 切 符
汚	汚水マンホール
開	雨水マンホール
空	空 気 弁
G	床舗装(砂利)
瓦I	瓦1階建 物

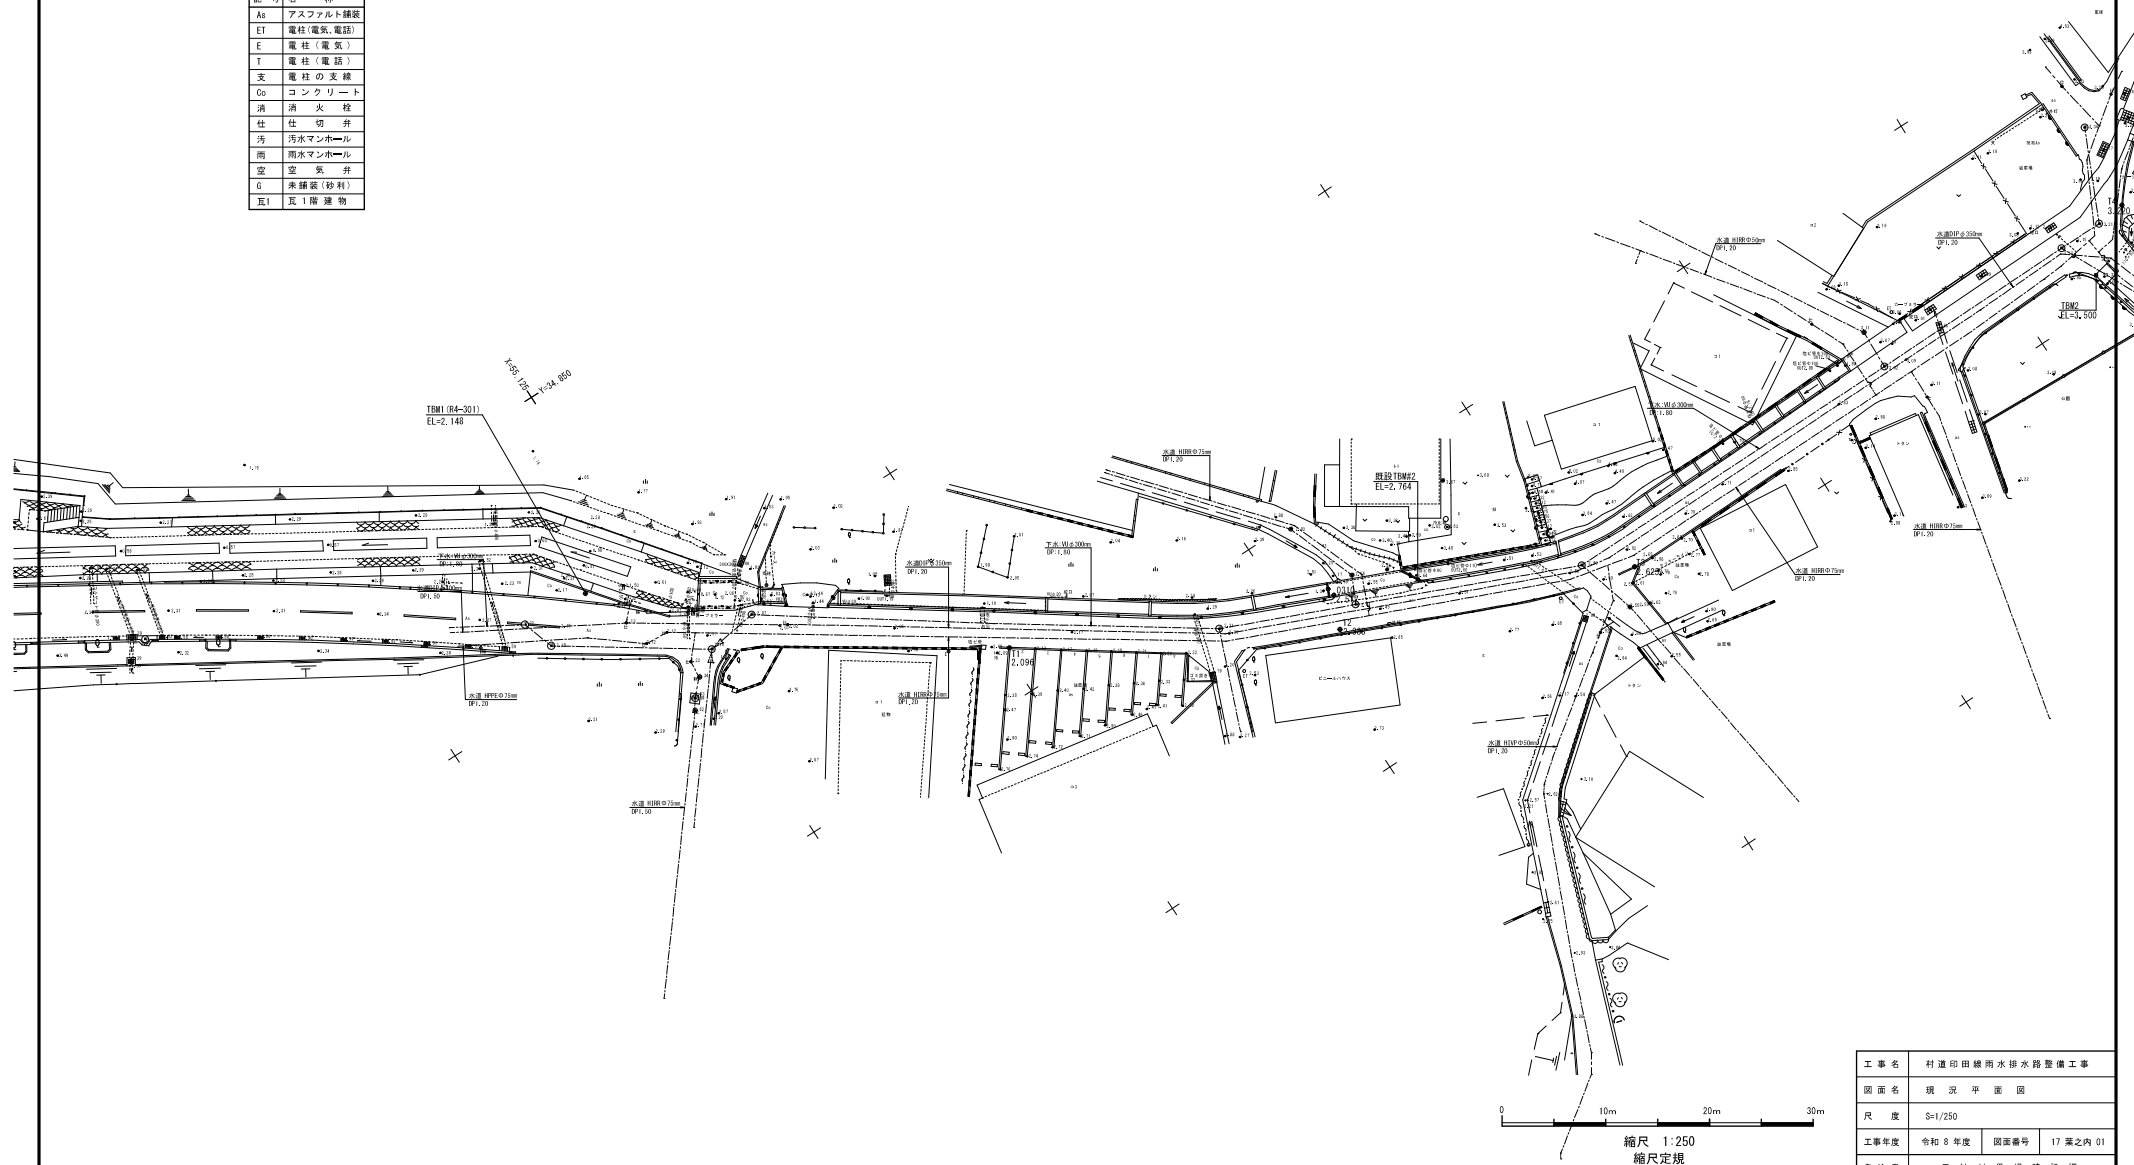

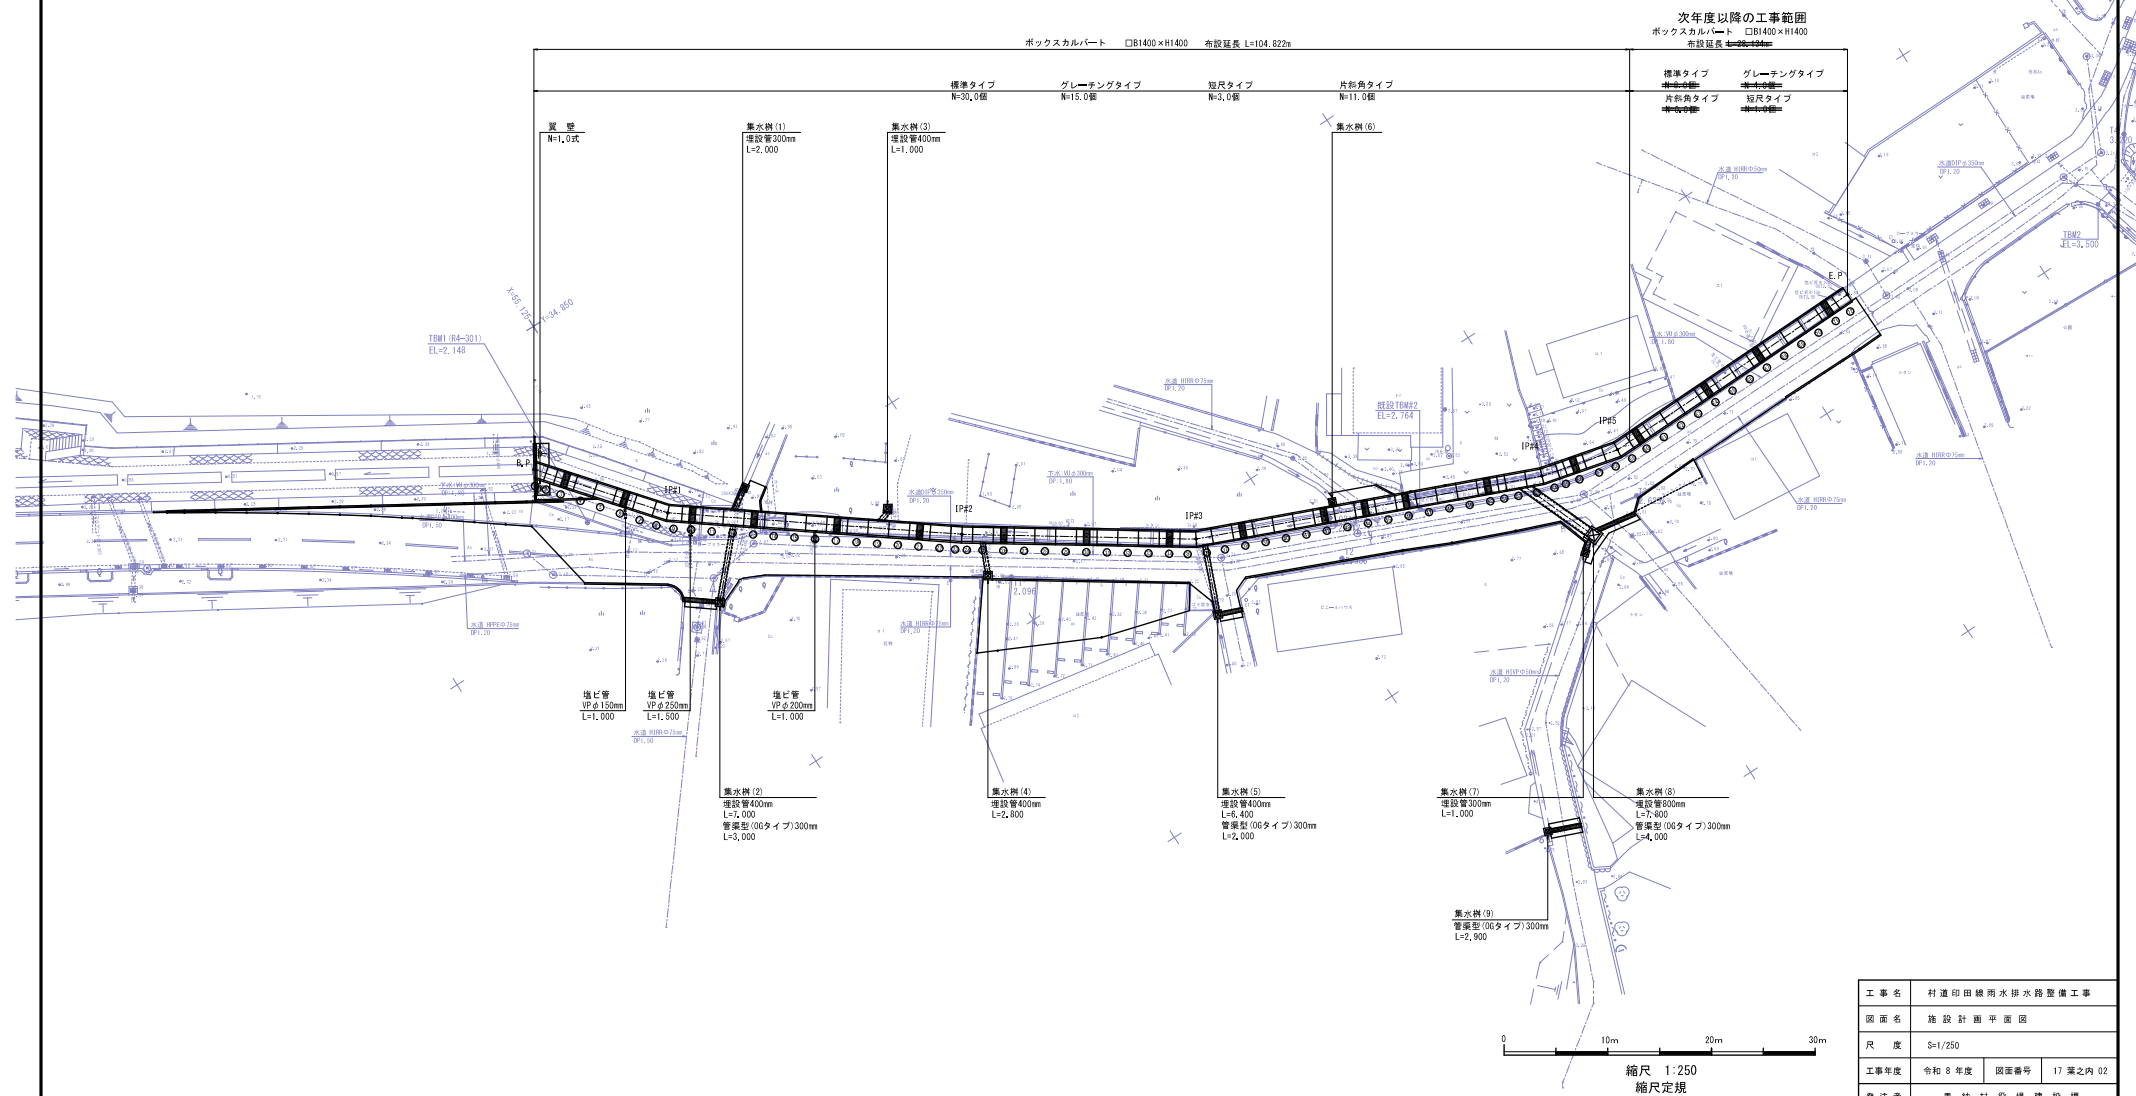$S=1/250$ 

造成計画平面図

S=1/250



横断面中心座標

B+P (NO.0+0.000)
X 55,117,706
Y 34,870,530

IP#1 (NO.3+0.000)
X 55,166,891
Y 34,904,893

IP#2 (NO.5+0.000)
X 55,203,815
Y 34,920,277

E+P (NO.6+9,200)
X 55,233,002
Y 34,919,405

水路中心座標

B+P (NO.0+0.000)
X 55,117,501
Y 34,861,620

IP#1 (NO.0+13,581)
X 55,126,058
Y 34,872,166


IP#2 (NO.2+1,995)
X 55,146,695
Y 34,889,339

IP#3 (NO.3+4,699)
X 55,167,418
Y 34,902,022

IP#4 (NO.4+18,497)
X 55,196,680
Y 34,915,101

IP#5 (NO.5+6,215)
X 55,206,175
Y 34,916,941



E+P (NO.6+12,957)
X 55,232,912
Y 34,916,448

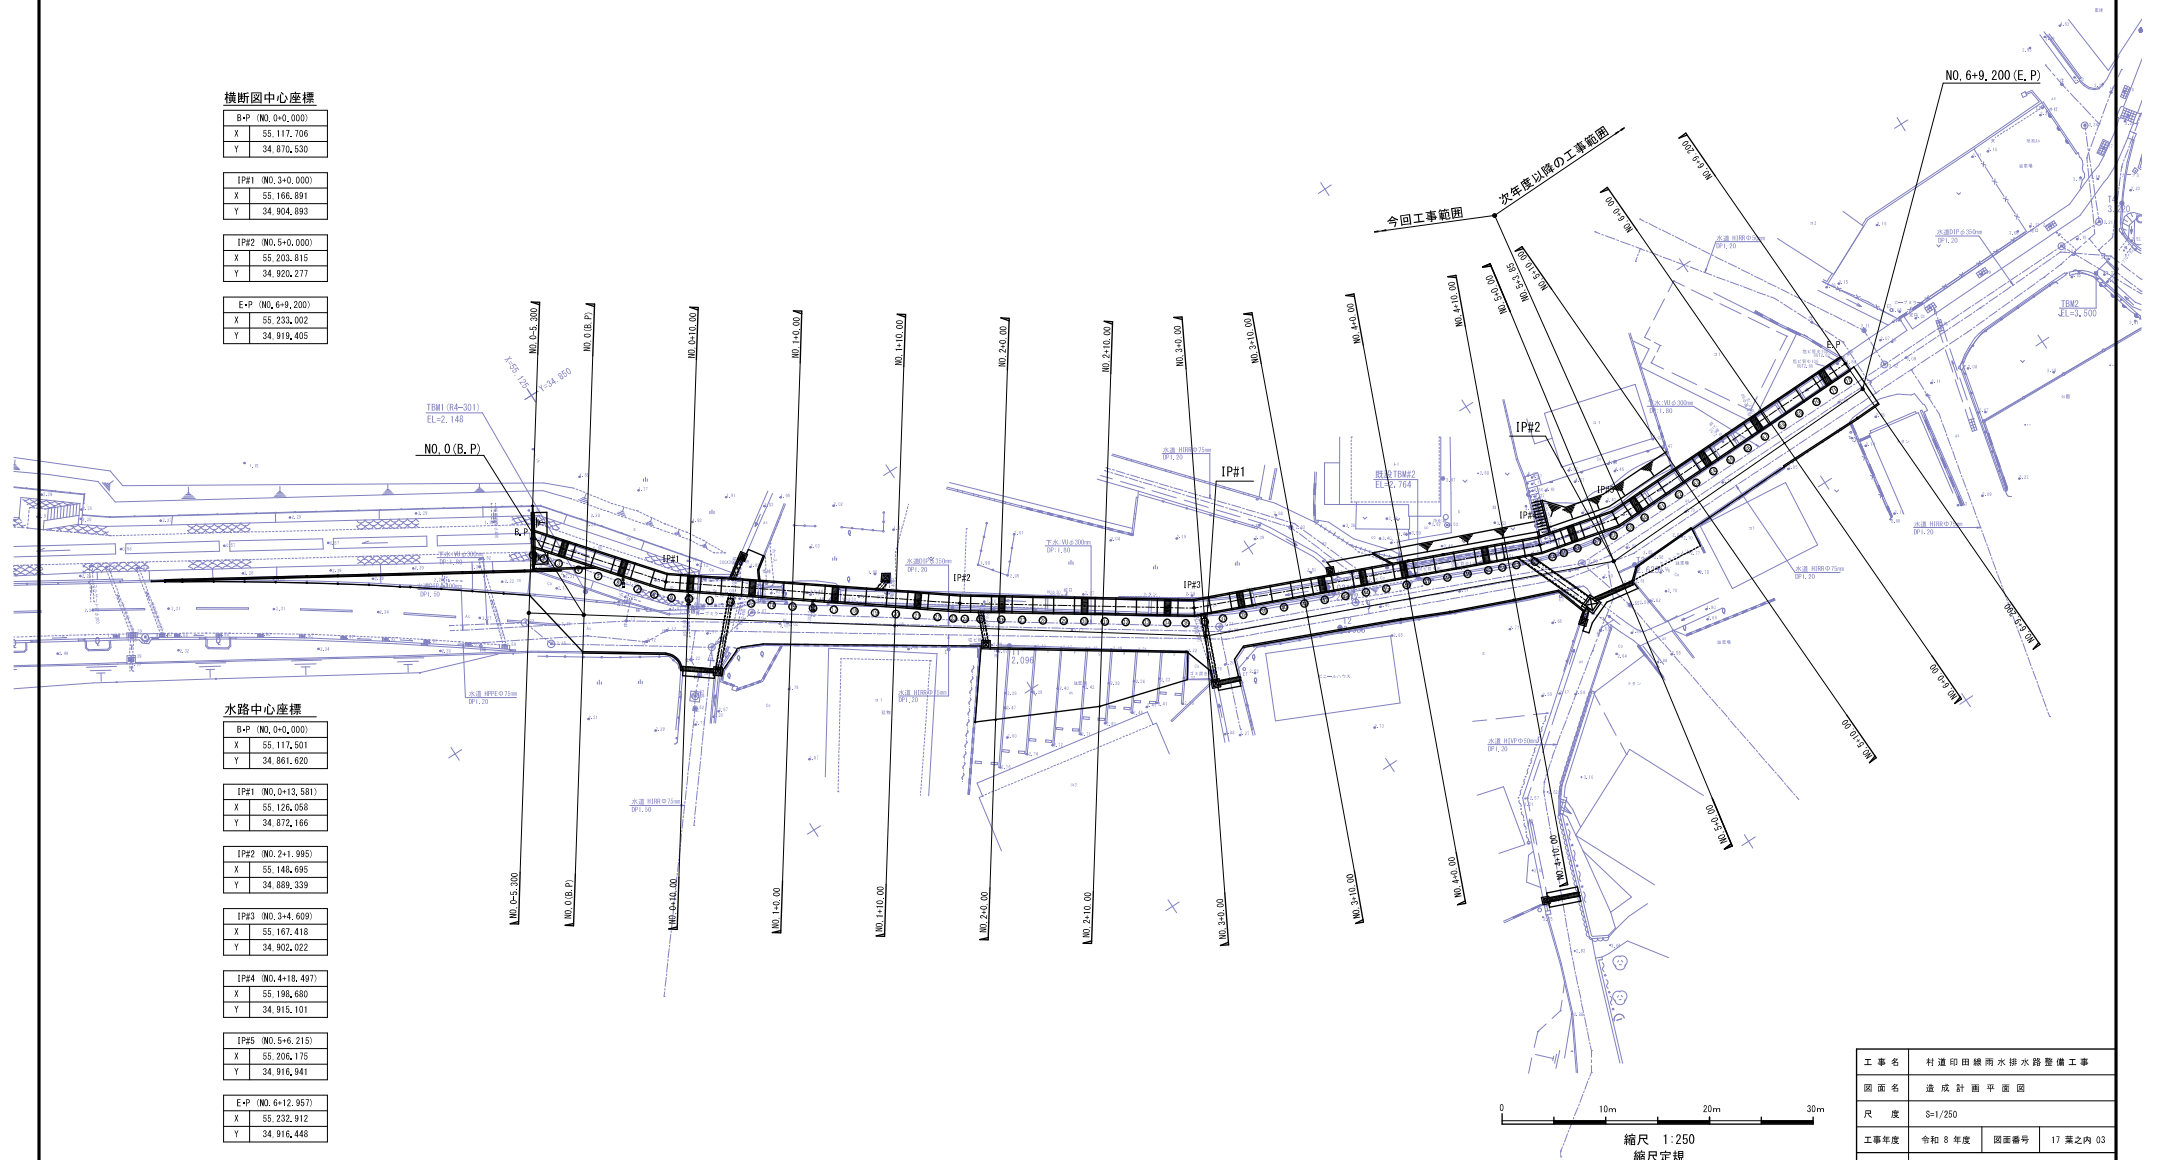

工事名	村道印田線雨水排水路整備工事		
図面名	造成計画平面図		
尺 度	S=1/250		
工事年度	令和 8 年度	図面番号	17 葉之内 03
発注者	恵納村役場建設課		


舗装復旧平面図

 
S=1/250

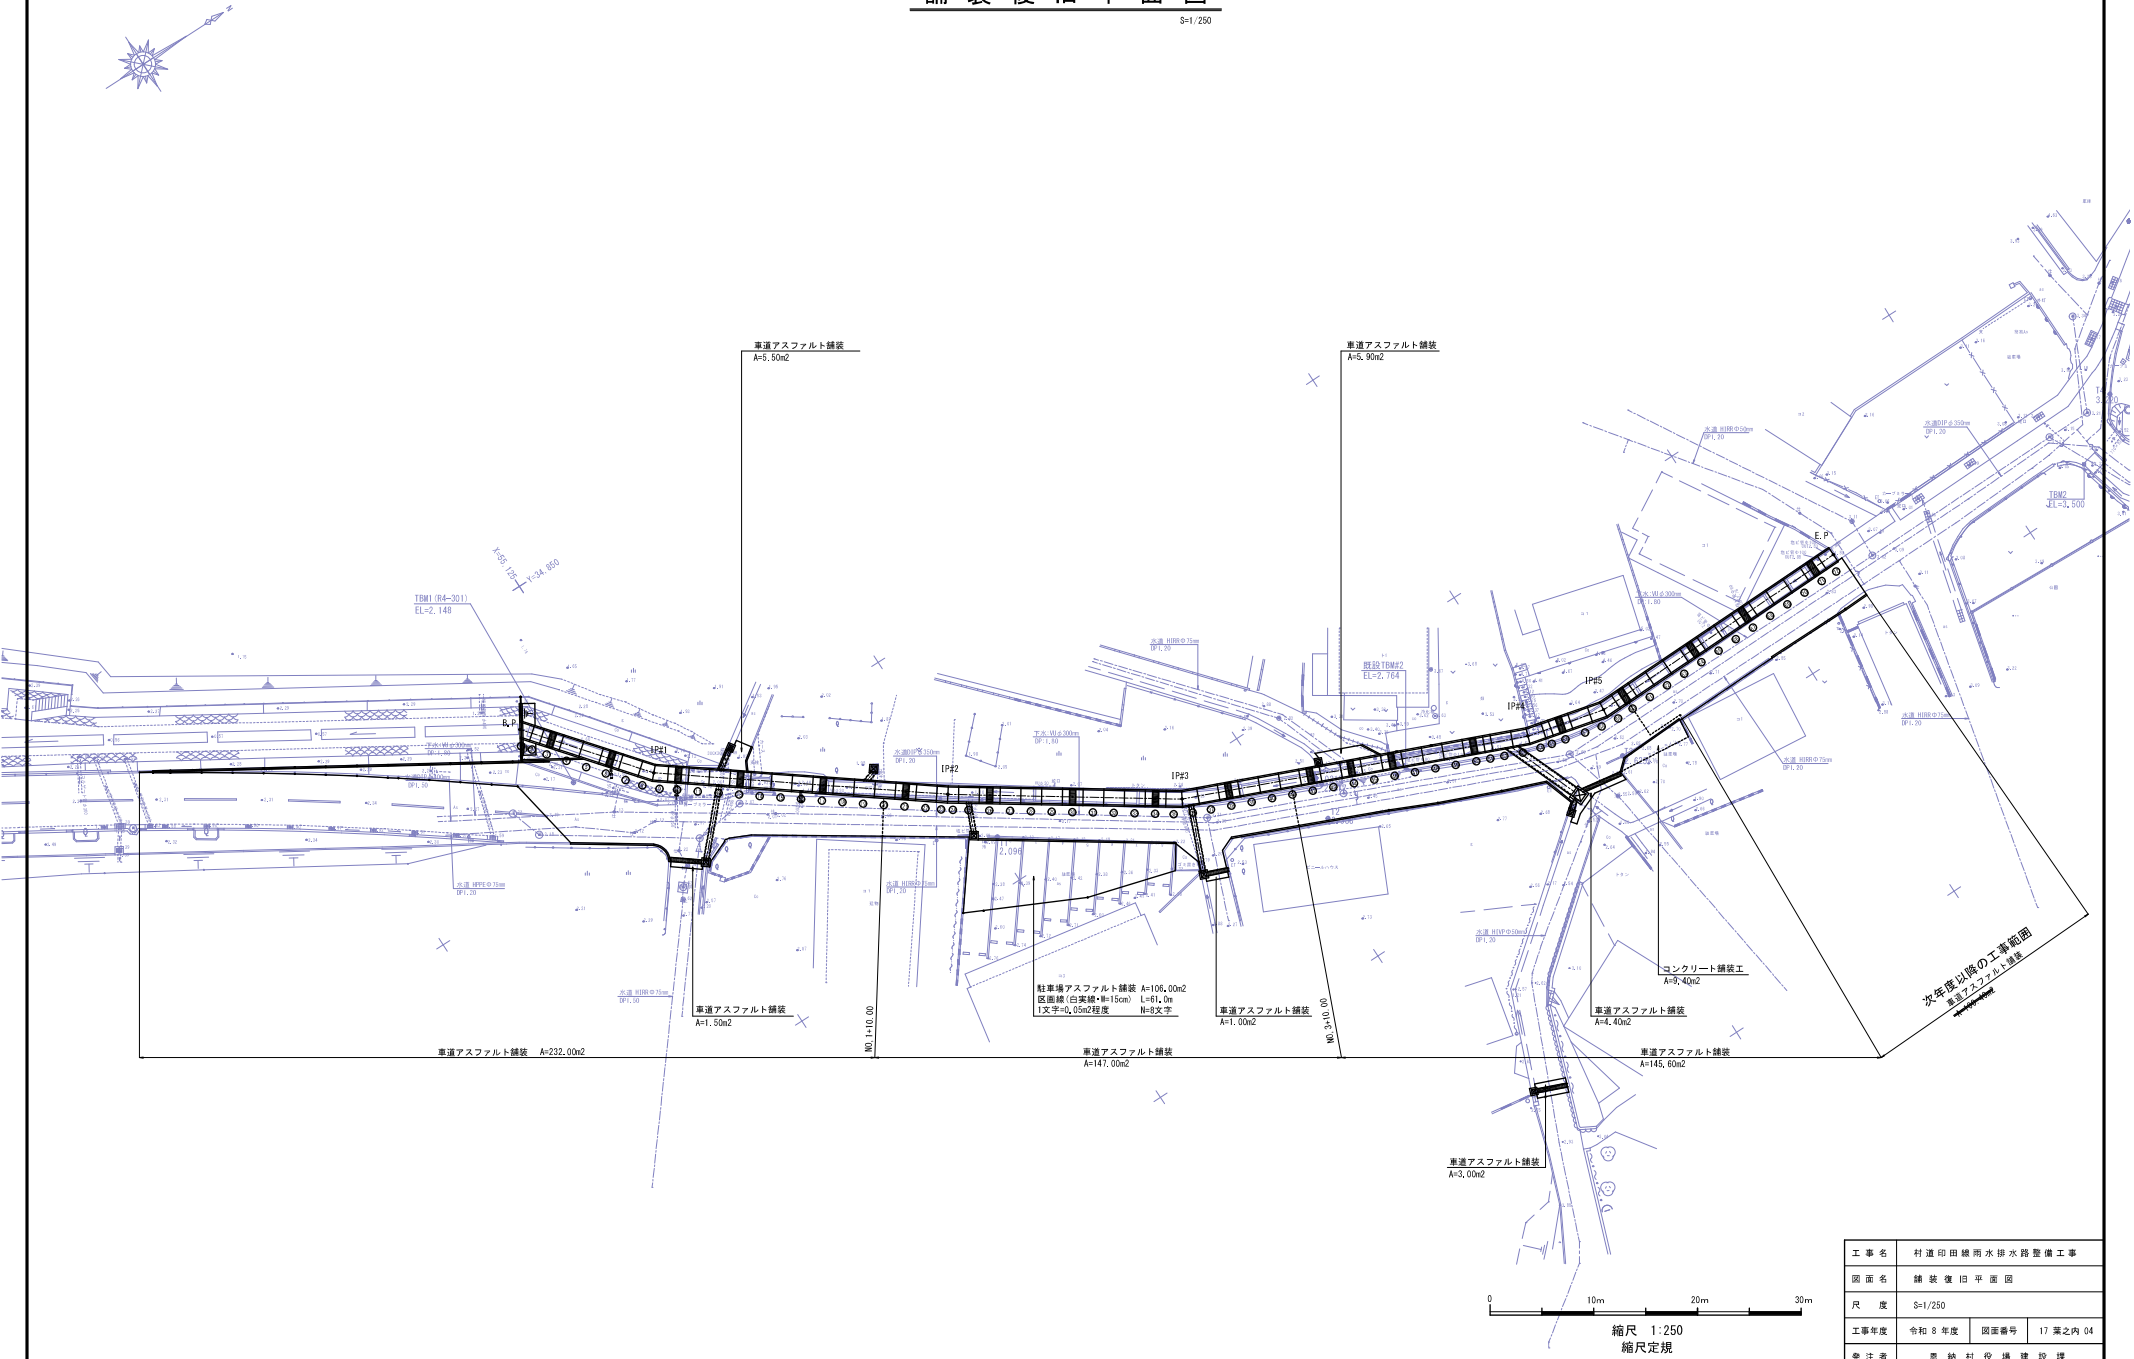

工 事 名	村道印田線雨水排水路整備工事		
図 面 名	舗装復旧平面図		
尺 度	S=1/250		
工事年度	令和 8 年度	図面番号	17 葉之内 04
発注者	恵 納 村 役 場 建 設 課		





S=1 / 250

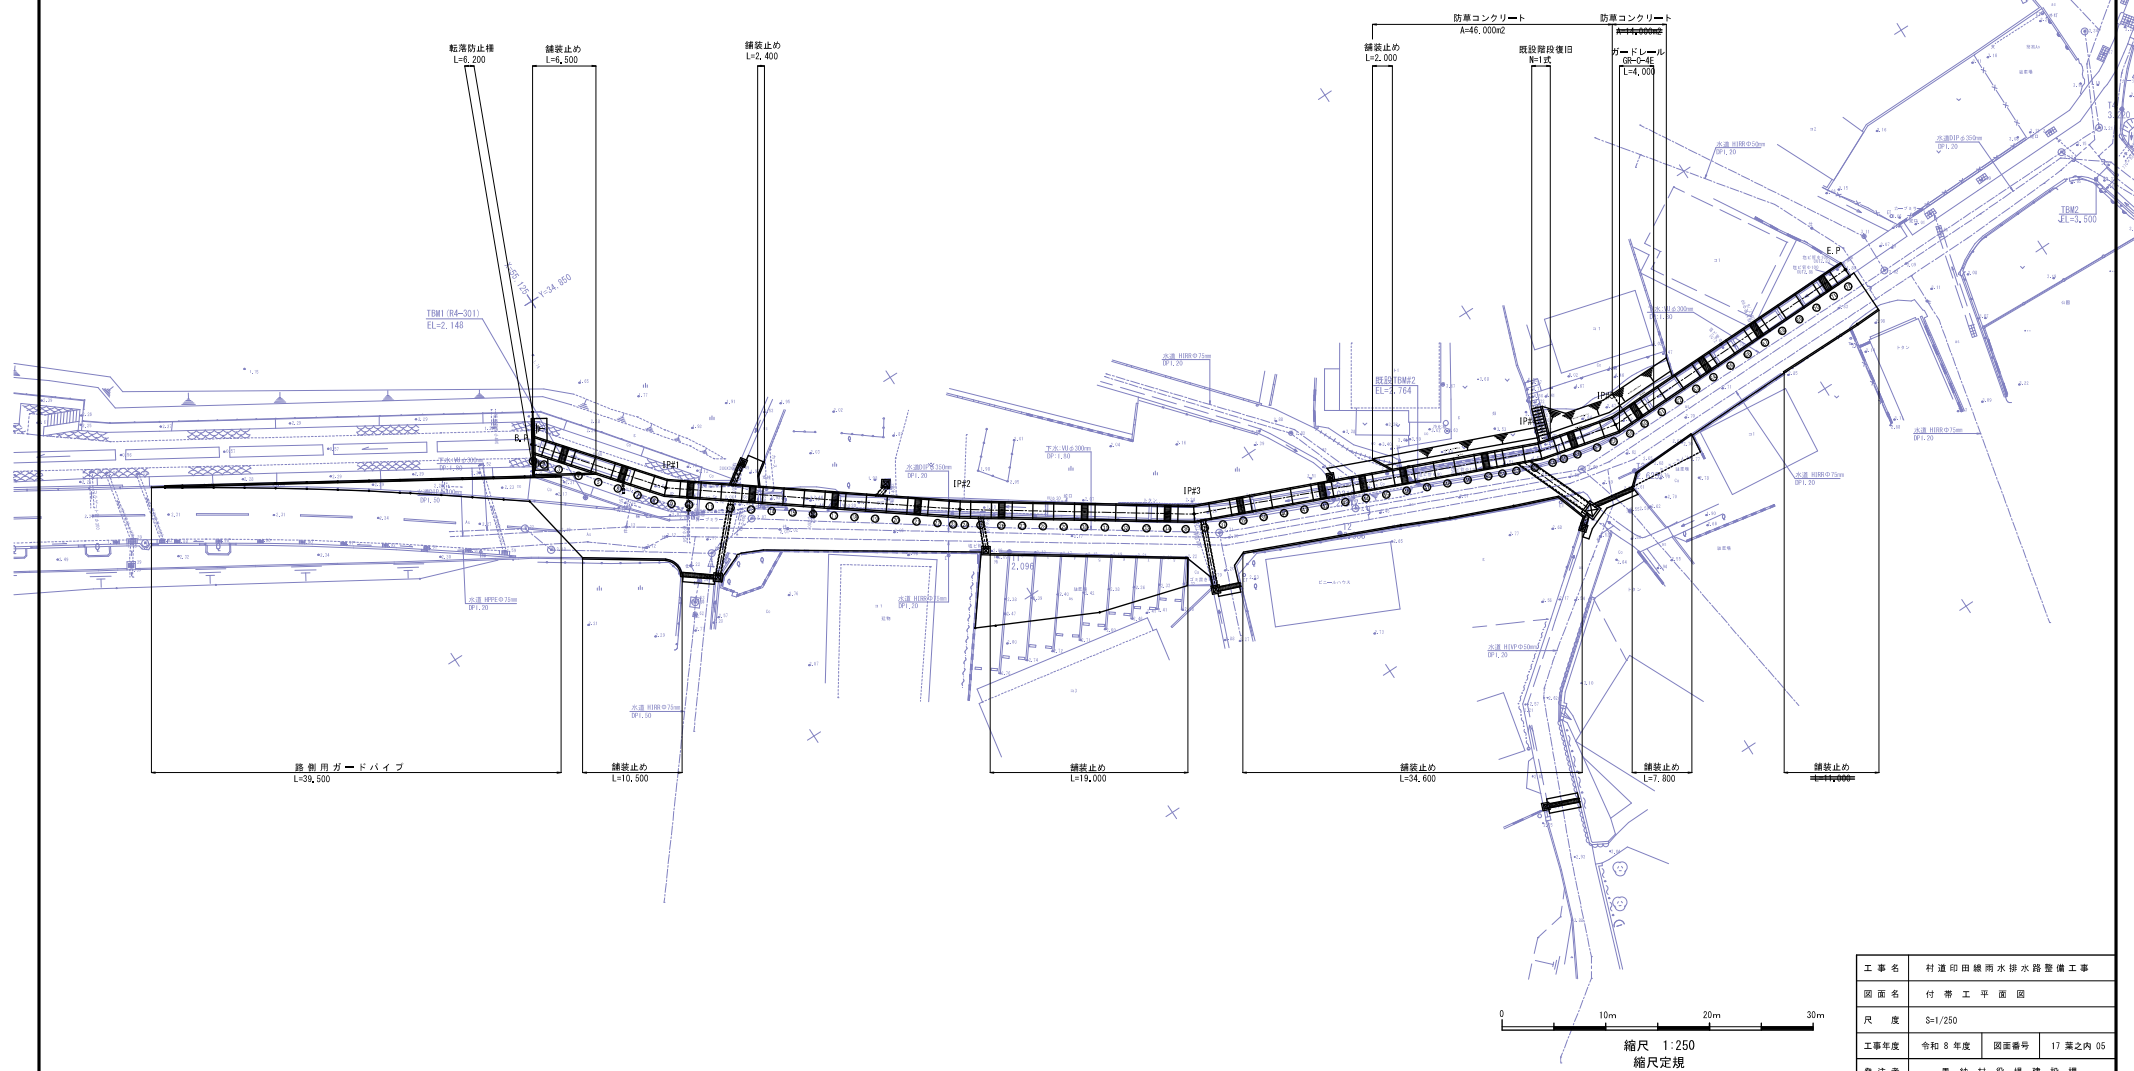

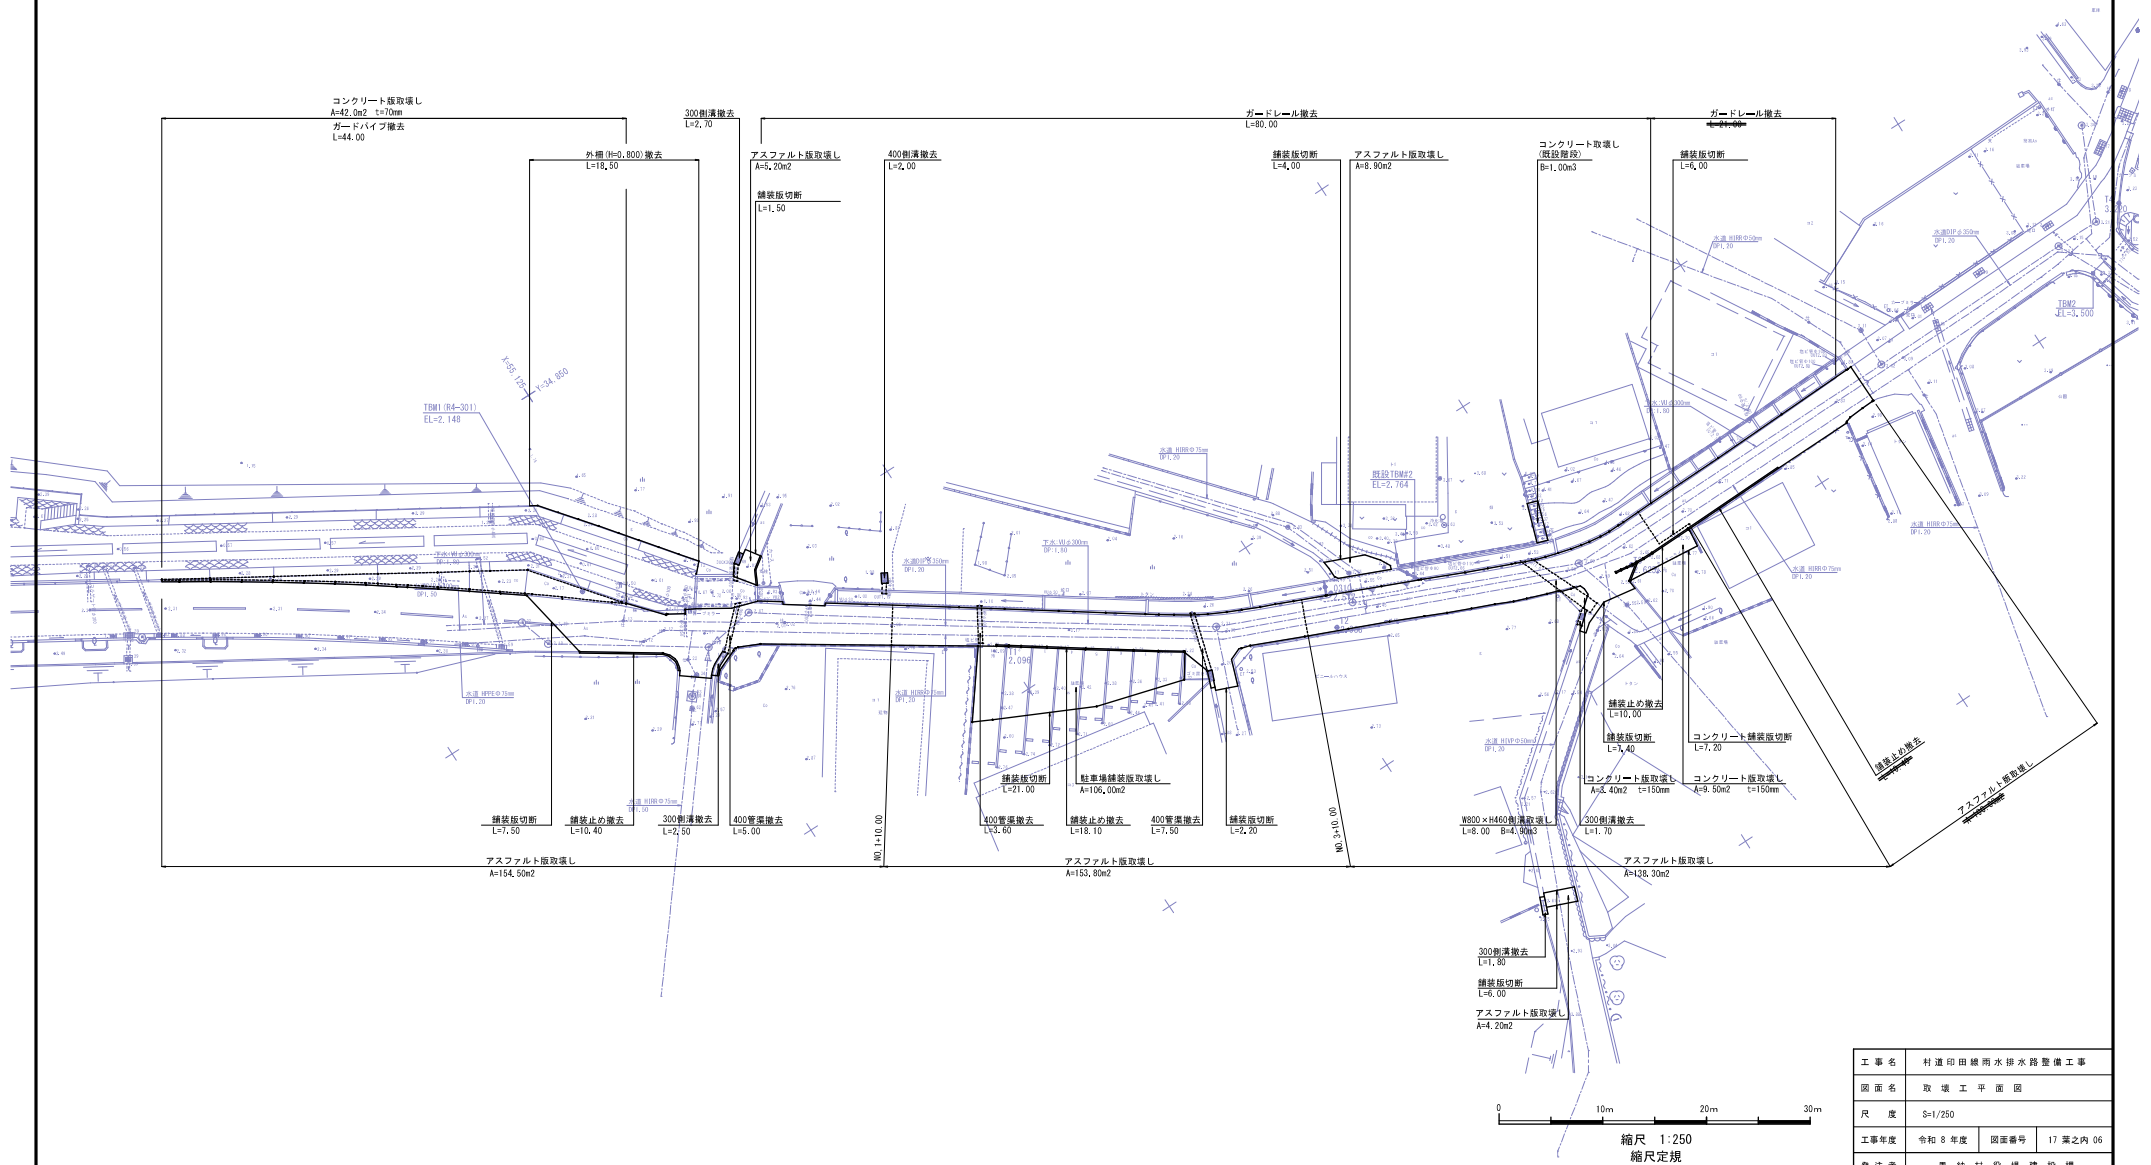$S=1/250$ 

工事名	村道印田線雨水排水路整備工事		
図面名	取壊工平面図		
尺 度	S=1/250		
工事年度	令和 6 年度	図面番号	17 葉之内 06
発注者	恵納村役場建設課		


標準断面図

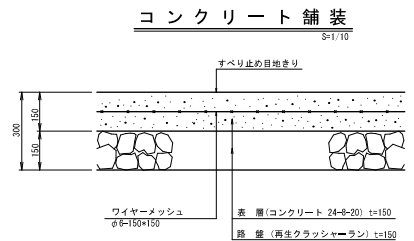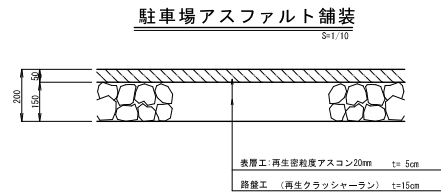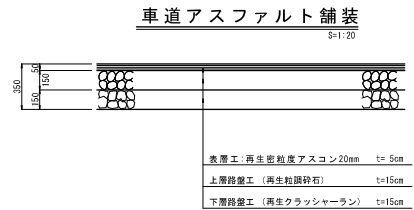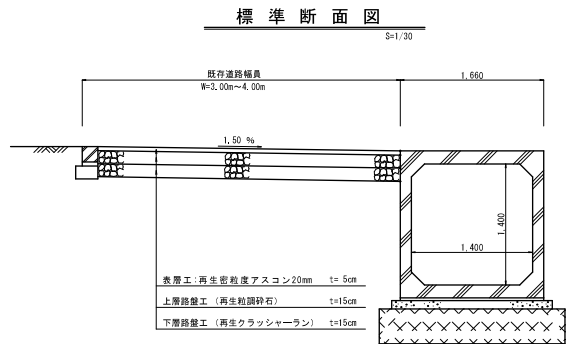

工 事 名	村道印田線用水排水路整備工事		
図 面 名	標 準 断 面 図		
尺 度	縮尺:図示		
工事年度	令和 8 年度	図面番号	17 葉之内 07
発 注 者	恵 納 村 役 場 建 設 課		

縦断図

縦断図
縮尺 1/100
1/250

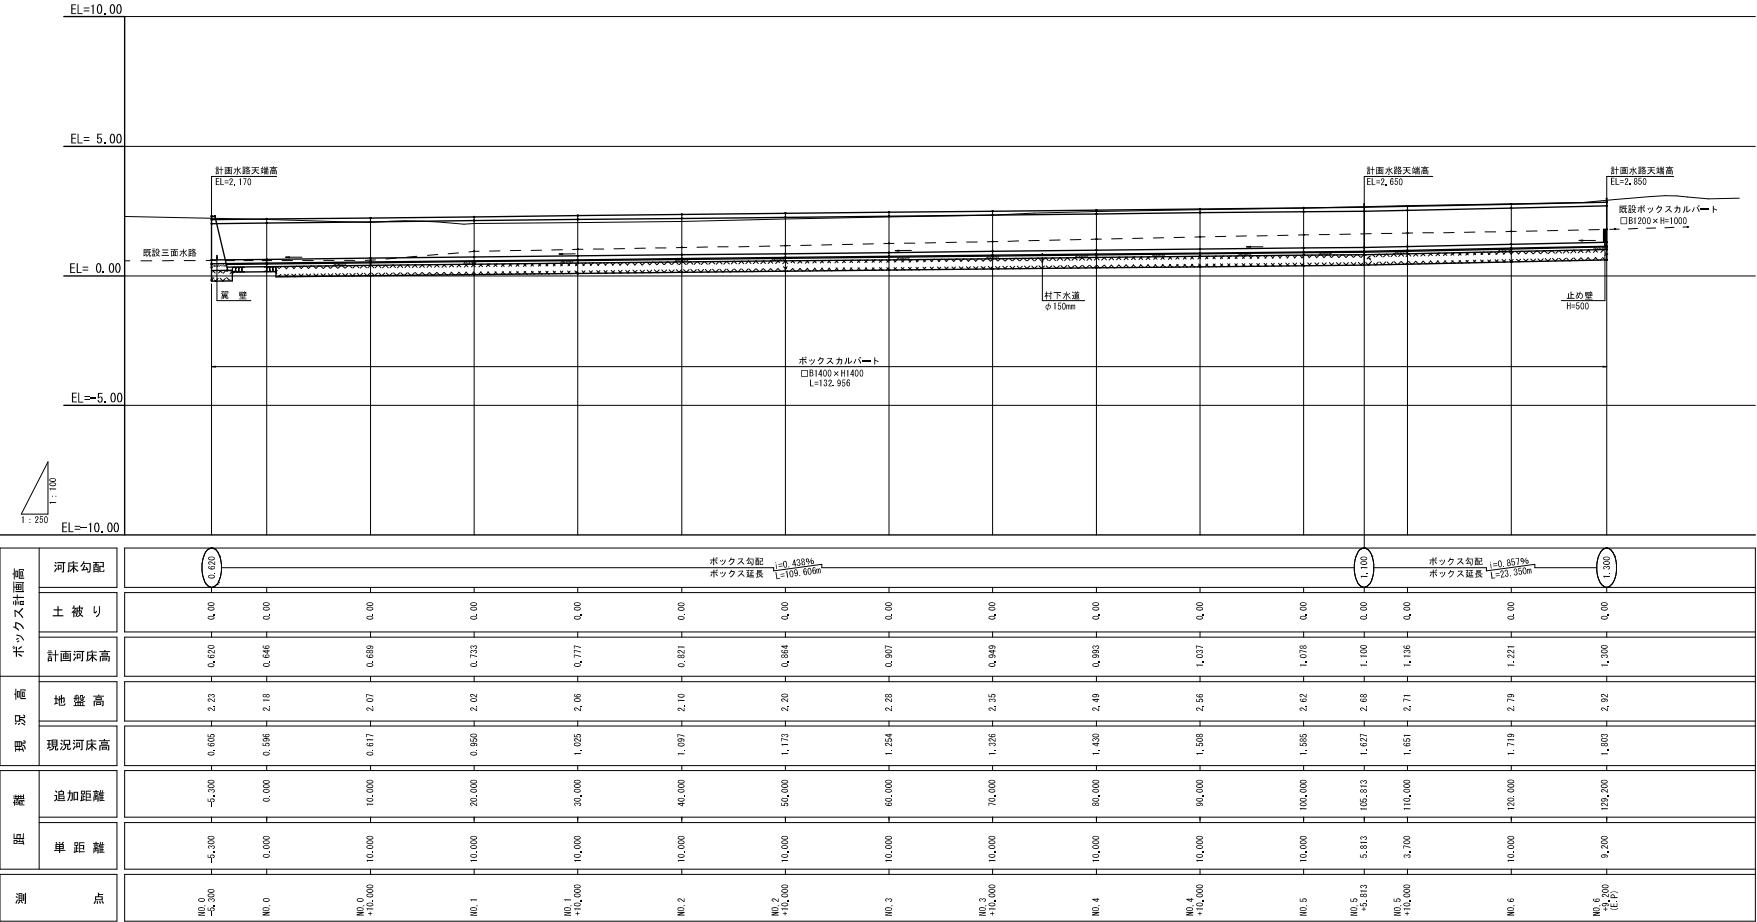

工事名	村道印田線用水路水路整備工事		
図面名	縦断図		
尺 度	縦断 1/100 縮尺 1/250		
工事年度	令和 6 年度	図面番号	17 葉之内 08
発注者	恵納村役場建設課		


横断図 (1)

S=1/100 (A1)
S=1/200 (A3)

NO. 1+0.000

GH= 2.024
FH= 2.315


記号	数量
C1	0.3
C2	3.2
B1	0.2
B2	1.7
S1	1.0
S2	0.0

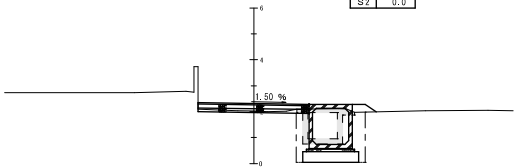

NO. 3+0.000

GH= 2.283
FH= 2.487


記号	数量
C1	0.7
C2	3.7
B1	0.1
B2	1.9
S1	0.5
S2	0.0

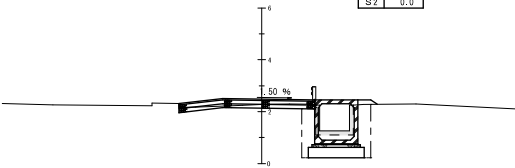

NO. 0+10.000

GH= 2.072
FH= 2.277


記号	数量
C1	1.2
C2	1.9
B1	0.1
B2	3.7
S1	0.0
S2	1.6

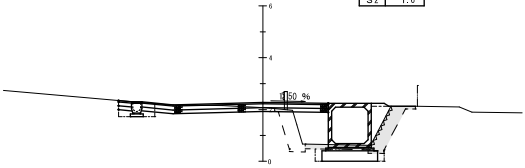

NO. 2+10.000

GH= 2.195
FH= 2.438


記号	数量
C1	0.7
C2	3.6
B1	0.3
B2	1.7
S1	0.5
S2	0.0

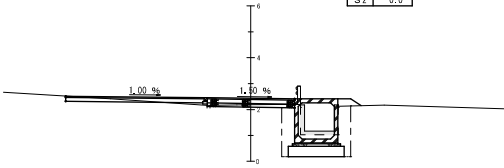

NO. 0+0.000 (B, P)

GH= 2.177
FH= 2.267


記号	数量
C1	1.9
C2	1.8
B1	0.0
B2	3.3
S1	0.0
S2	0.8

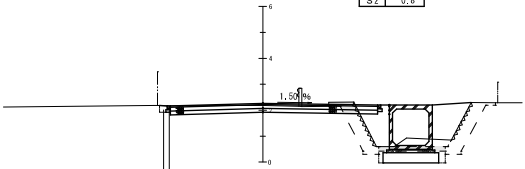

NO. 2+0.000

GH= 2.104
FH= 2.393


記号	数量
C1	0.6
C2	3.5
B1	0.5
B2	1.7
S1	0.5
S2	0.0

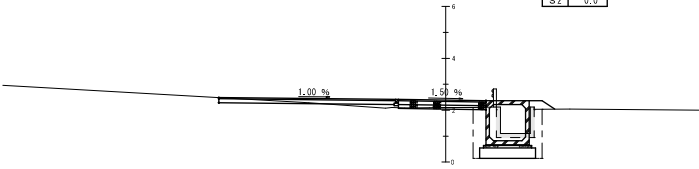

NO. 0+5.300

GH= 2.226
FH= 2.226


記号	数量
C1	0.9
C2	8.3
B1	0.0
B2	4.8
S1	0.0
S2	2.9

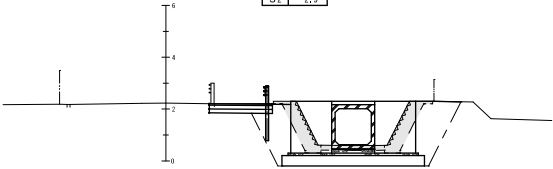

NO. 1+10.000

GH= 2.082
FH= 2.352

記号	数量
C1	0.2
C2	3.4
B1	0.3
B2	1.6
S1	0.5
S2	0.0

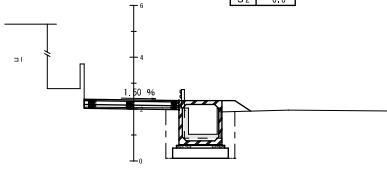

凡 例
C1 埋 削
C2 床 掘 リ
B1 盛 土
B2 埋 戻 し
S1 コンクリート （埋戻し・全面）
S2 コンクリート （埋戻し・側面）

工事名	村道印田線用水排水路整備工事		
図面名	横断図 (1)		
尺 度	S=1/100 (A1) S=1/200 (A3)		
工事年度	令和 8 年度	図面番号	17 葉之内 09
発注者	恵 納 村 役 場 建 設 課		


横断図 (2)

3=1/100 (A1)
縮尺 S=1/200 (A3)

NO. 5+0.000

GH= 2.617
FH= 2.671


記号	数 量
C1	2.3
C2	5.0
B1	0.0
B2	2.1
S1	0.5
S2	0.0

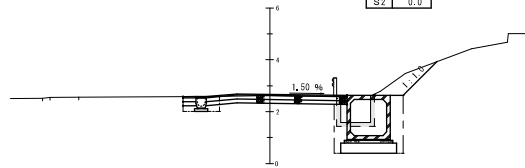

NO. 4+10.000

GH= 2.556
FH= 2.615


記号	数 量
C1	2.3
C2	4.1
B1	0.0
B2	1.9
S1	0.9
S2	0.0

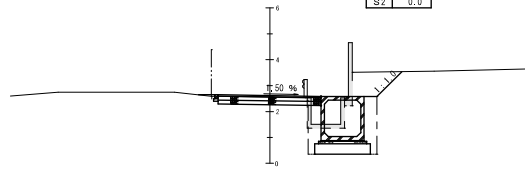

NO. 4+0.000

GH= 2.486
FH= 2.572


記号	数 量
C1	2.0
C2	4.0
B1	0.0
B2	1.9
S1	1.1
S2	0.0

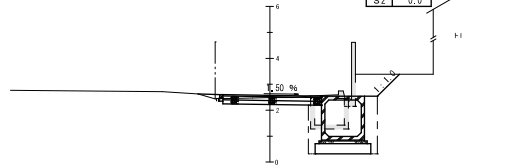

NO. 3+10.000

GH= 2.348
FH= 2.528


記号	数 量
C1	0.6
C2	3.9
B1	0.0
B2	1.9
S1	0.5
S2	0.0

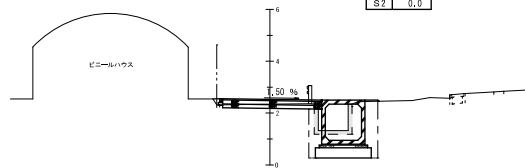

NO. 5+10.000

GH= 2.712
FH= 2.717

記号	数 量
C1	0.0
C2	0.0
B1	0.0
B2	0.0
S1	0.0
S2	0.0

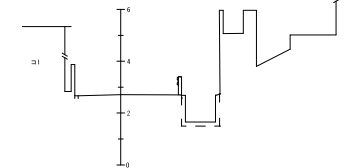


工事名	村道印田線用水排水路整備工事		
図面名	横断図 (2)		
尺 度	S=1/100 (A1) S=1/200 (A3)		
工事年度	令和 8 年度	図面番号	17 葉之内 10
発注者	恵納村役場建設課		

構造図(1)


ボックスカルバート標準断面図

S=1/30

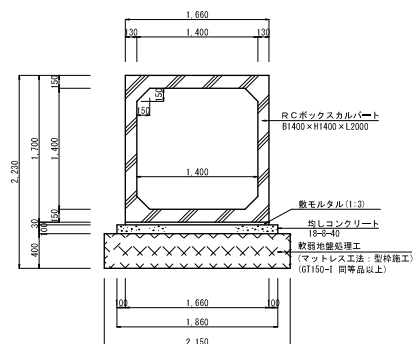

翼壁詳細図


S=1/30

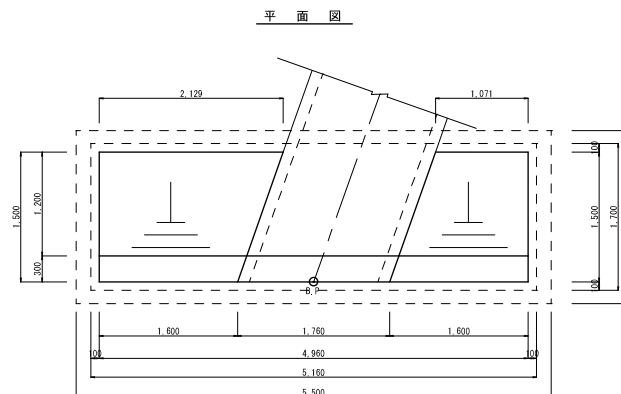


ボックスカルバート標準断面図

(グレーチングタイプ)


S=1/30

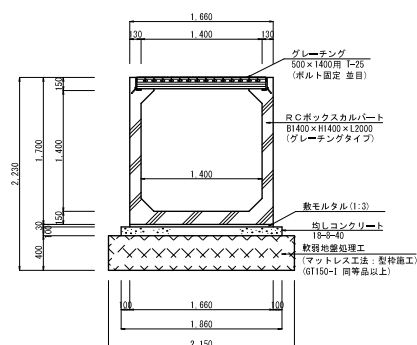

正面図

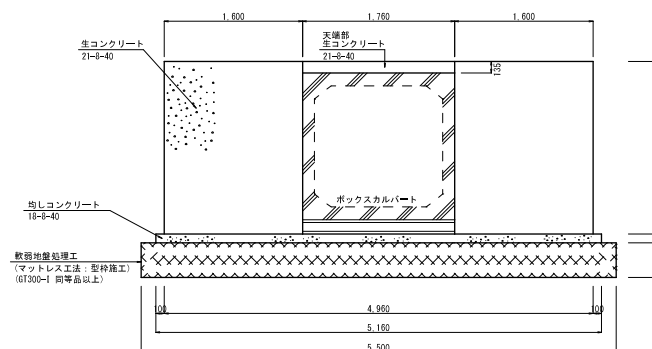

断面図

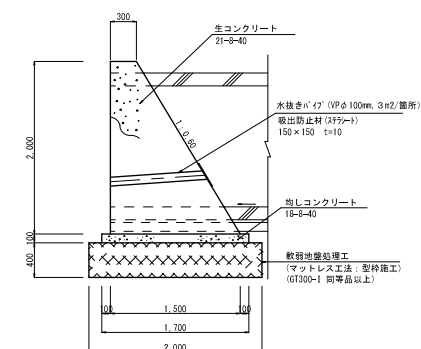


工事名	村道印田線用水路水路整備工事		
図面名	構造図(1)		
尺 度	縮尺：図示		
工事年度	令和 8 年度	図面番号	17 葉之内 11
発注者	恵 納 村 役 場 建 設 課		

構 造 図 (2)

集 水 樹

S=1/20

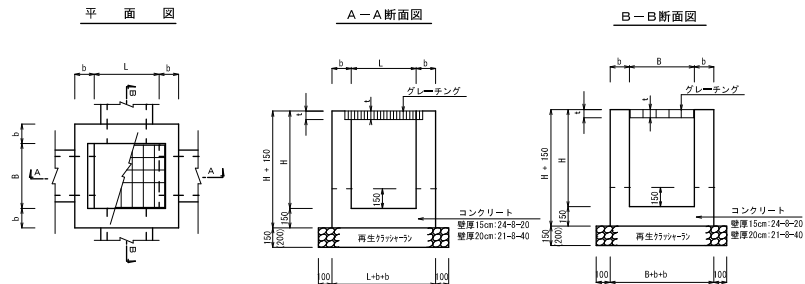


集水樹寸法表

名 称	B	L	H	b	t	グレーチング蓋	備 考 (開口寸法)
集水樹 (1) 400×400×650	400	400	650	150	55	グレーチング (T-25) 395×500×55	A B C D 排水管300 管壁厚300 管壁厚300
集水樹 (2) 500×500×750	500	500	750	150	65	グレーチング (T-25) 501×600×65	A B C D 排水管400 管壁厚300 管壁厚300
集水樹 (3) 500×500×750	500	500	750	150	65	グレーチング (T-25) 501×600×65	A B C D 排水管400 管壁厚300 管壁厚300
集水樹 (4) 500×500×750	500	500	750	150	65	グレーチング (T-25) 501×600×65	A B C D 排水管400 管壁厚300 管壁厚300
集水樹 (5) 500×500×750	500	500	750	150	65	グレーチング (T-25) 501×600×65	A B C D 排水管400 管壁厚300 管壁厚300
集水樹 (6) 400×400×750	400	400	750	150	55	グレーチング (T-25) 395×500×55	A B C D 排水管300 管壁厚300 管壁厚300
集水樹 (7) 400×400×650	400	400	650	150	55	グレーチング (T-25) 395×500×55	A B C D 排水管300 管壁厚300 管壁厚300
集水樹 (8) 900×900×1200	900	900	1200	200	90	グレーチング (T-25) 995×1000×90	A B C D 排水管800 管壁厚300 管壁厚300
集水樹 (9) 400×400×550	400	400	550	150	55	グレーチング (T-25) 395×500×55	A B C D 排水管300 管壁厚300 管壁厚300

舗 装 止 め


S=1/10

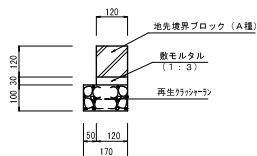

硬質塩ビ管標準断面図

(φ100 砂基礎)


S=1/20

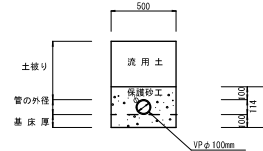

硬質塩ビ管標準断面図

(φ150 砂基礎)


S=1/20

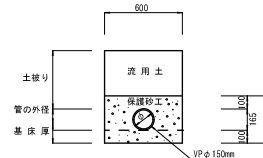

硬質塩ビ管標準断面図

(φ200 砂基礎)


S=1/20

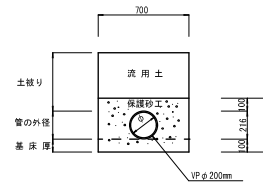

硬質塩ビ管標準断面図


(φ250 砂基礎)

S=1/20

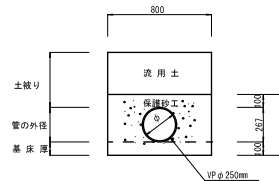

管渠型埋設管 300


S=1/20

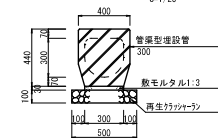

管渠型埋設管 300


(OGタイプ)

S=1/20

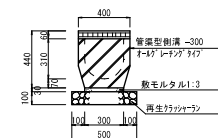


管渠型埋設管 400

S=1/20

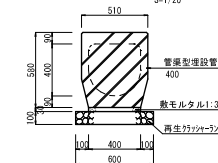

管渠型埋設管 800

S=1/20

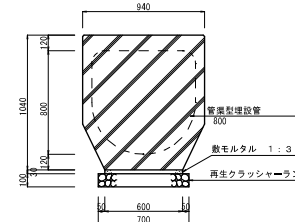


工事名	村道印田線雨水排水路整備工事		
図面名	構 造 図 (2)		
尺 度	縮尺：図示		
工事年度	令和 8 年度	図面番号	17 葉之内 12
発注者	恵 納 村 役 場 建 設 課		

構造図 (3)


階段復旧工

S=1/30


平面図

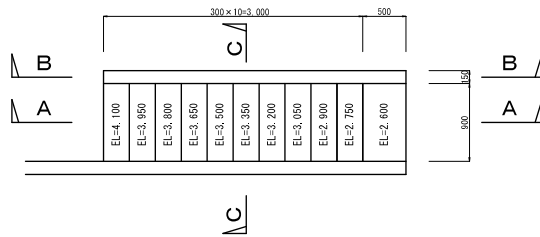


A-A断面図

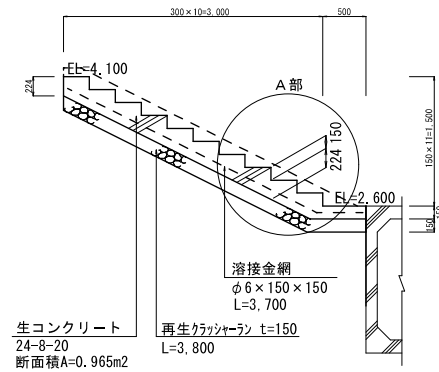


B-B断面図

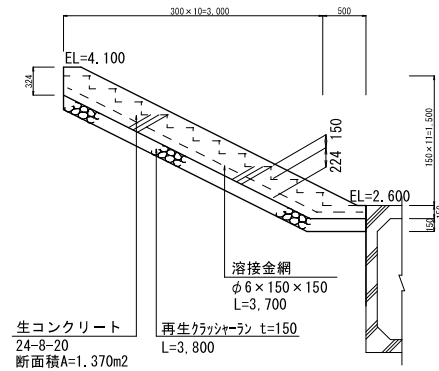

A部拡大図

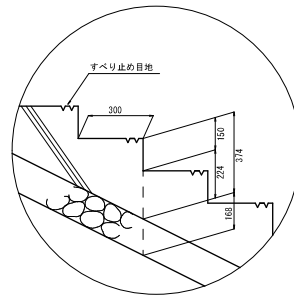


C-C断面図

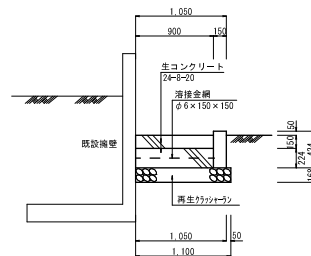

路側用ガードパイプ


G P-C-3 E (色付きブラウン)

S=1/30

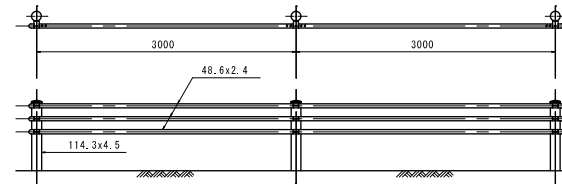

断面図


S=1/30

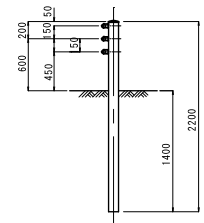


転落防止柵 (P種)

S=1/30

立面図

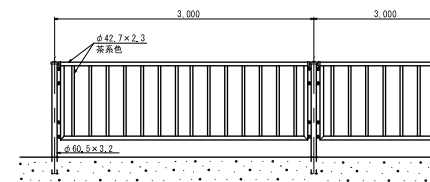


側面図

 


転落防止柵 (P種)

S=1/30

立面図

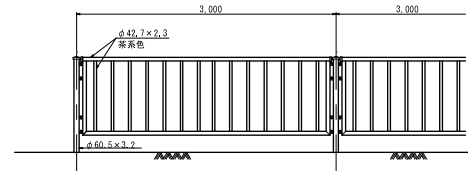


側面図

 

防草コンクリート


S=1/30

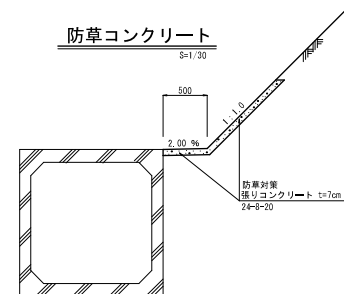

工事名	村道印田線用水排水路整備工事		
図面名	構造図 (3)		
尺 度	縮尺：図示		
工事年度	令和 8 年度	図面番号	17 葉之内 13
発注者	恵納村役場建設課		

ボックスカルバート平面展開図

5=1/100

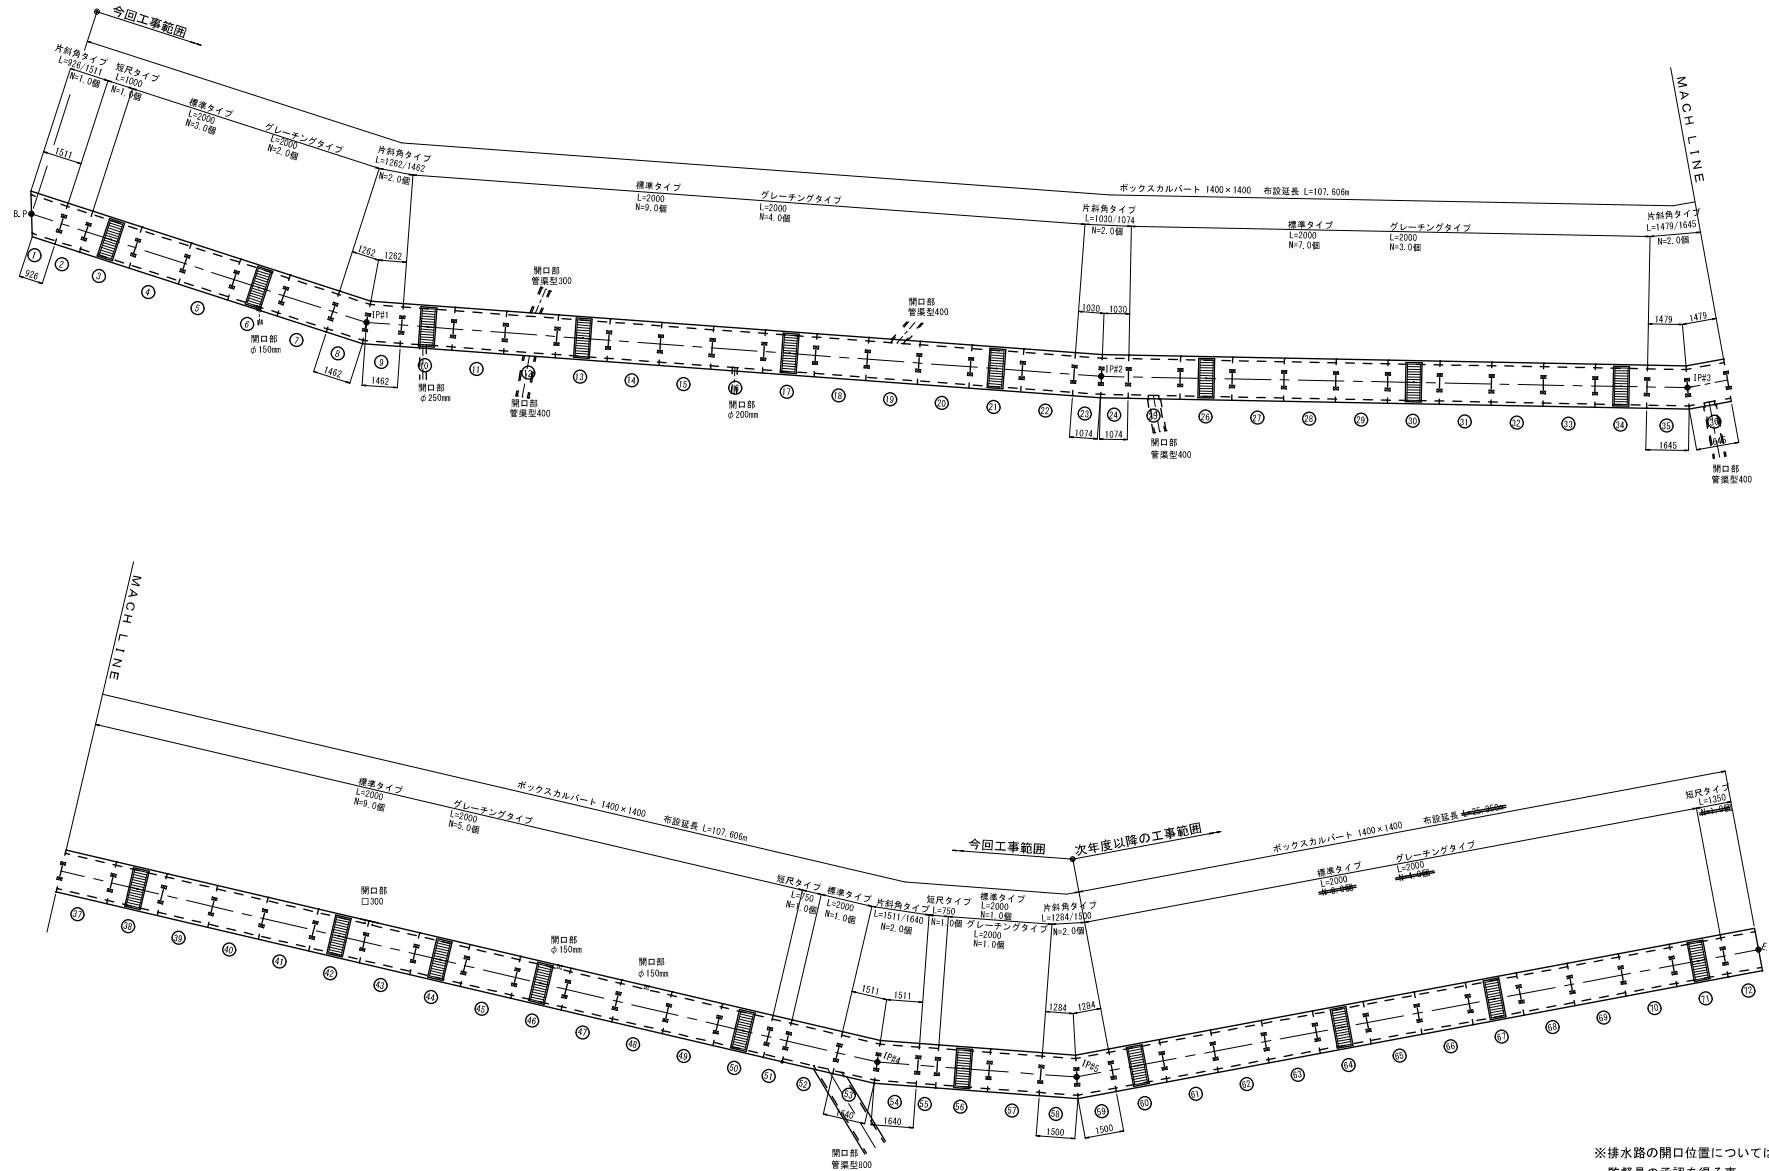

※排水路の開口位置については、現場踏査の上、監督員の承認を得る事。

工事名	村道印田線用水排水路整備工事		
図面名	ボックスカルバート平面展開図		
尺 度	縮尺：図示		
工事年度	令和 8 年度	図面番号	17 葉之内 14
発注者	恵 納 村 役 場 建 設 課		

S=1/100




工事名	村道印田線雨水排水路整備工事		
図面名	ボックスカルバート縦断面図		
尺 度	縮尺：図示		
工事年度	令和 8 年度	図面番号	17 葉之内 15
発注者	恵 納 村 役 場 建 設 課		

土留工標準図


建込み簡易土留工

S=1:30


平面図

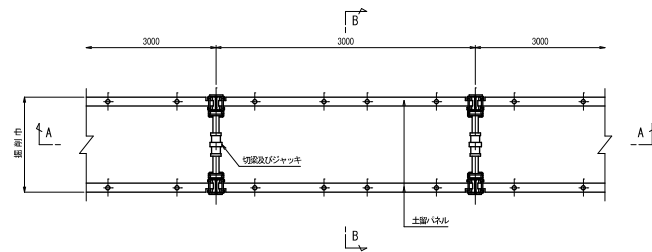

A-A断面図

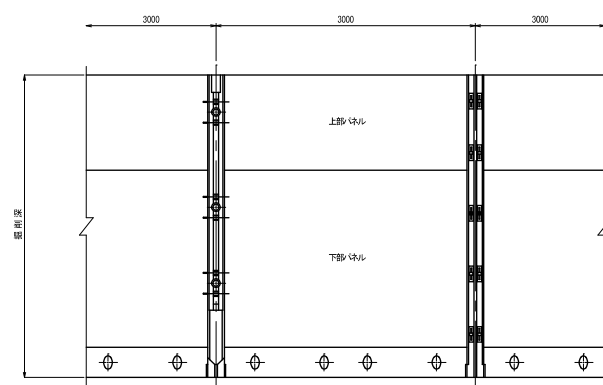


B-B断面図

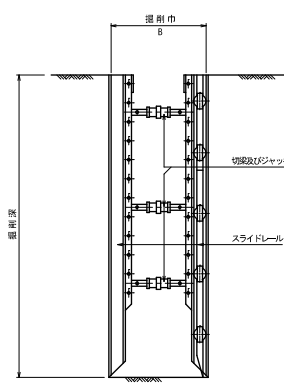


吊防護工参考図

縦断面図

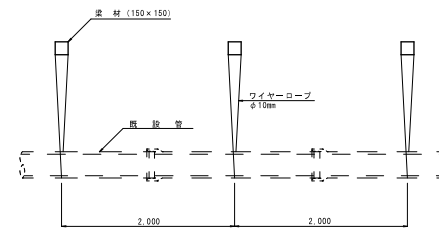

横断面図

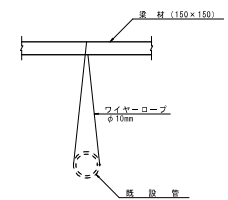


掘削幅＝構造物外幅＋余裕幅×2＋パネル厚×2
掘削幅＝1,660＋0,500×2＋0,065×2＝2,790m


工事名	村道印田線用水路水路整備工事		
図面名	土留工標準図		
尺 度	縮尺：図示		
工事年度	令和 8 年度	図面番号	17 葉之内 16
発注者	恵 納 村 役 場 建 設 課		

仮設工詳細平面図


S=1/250

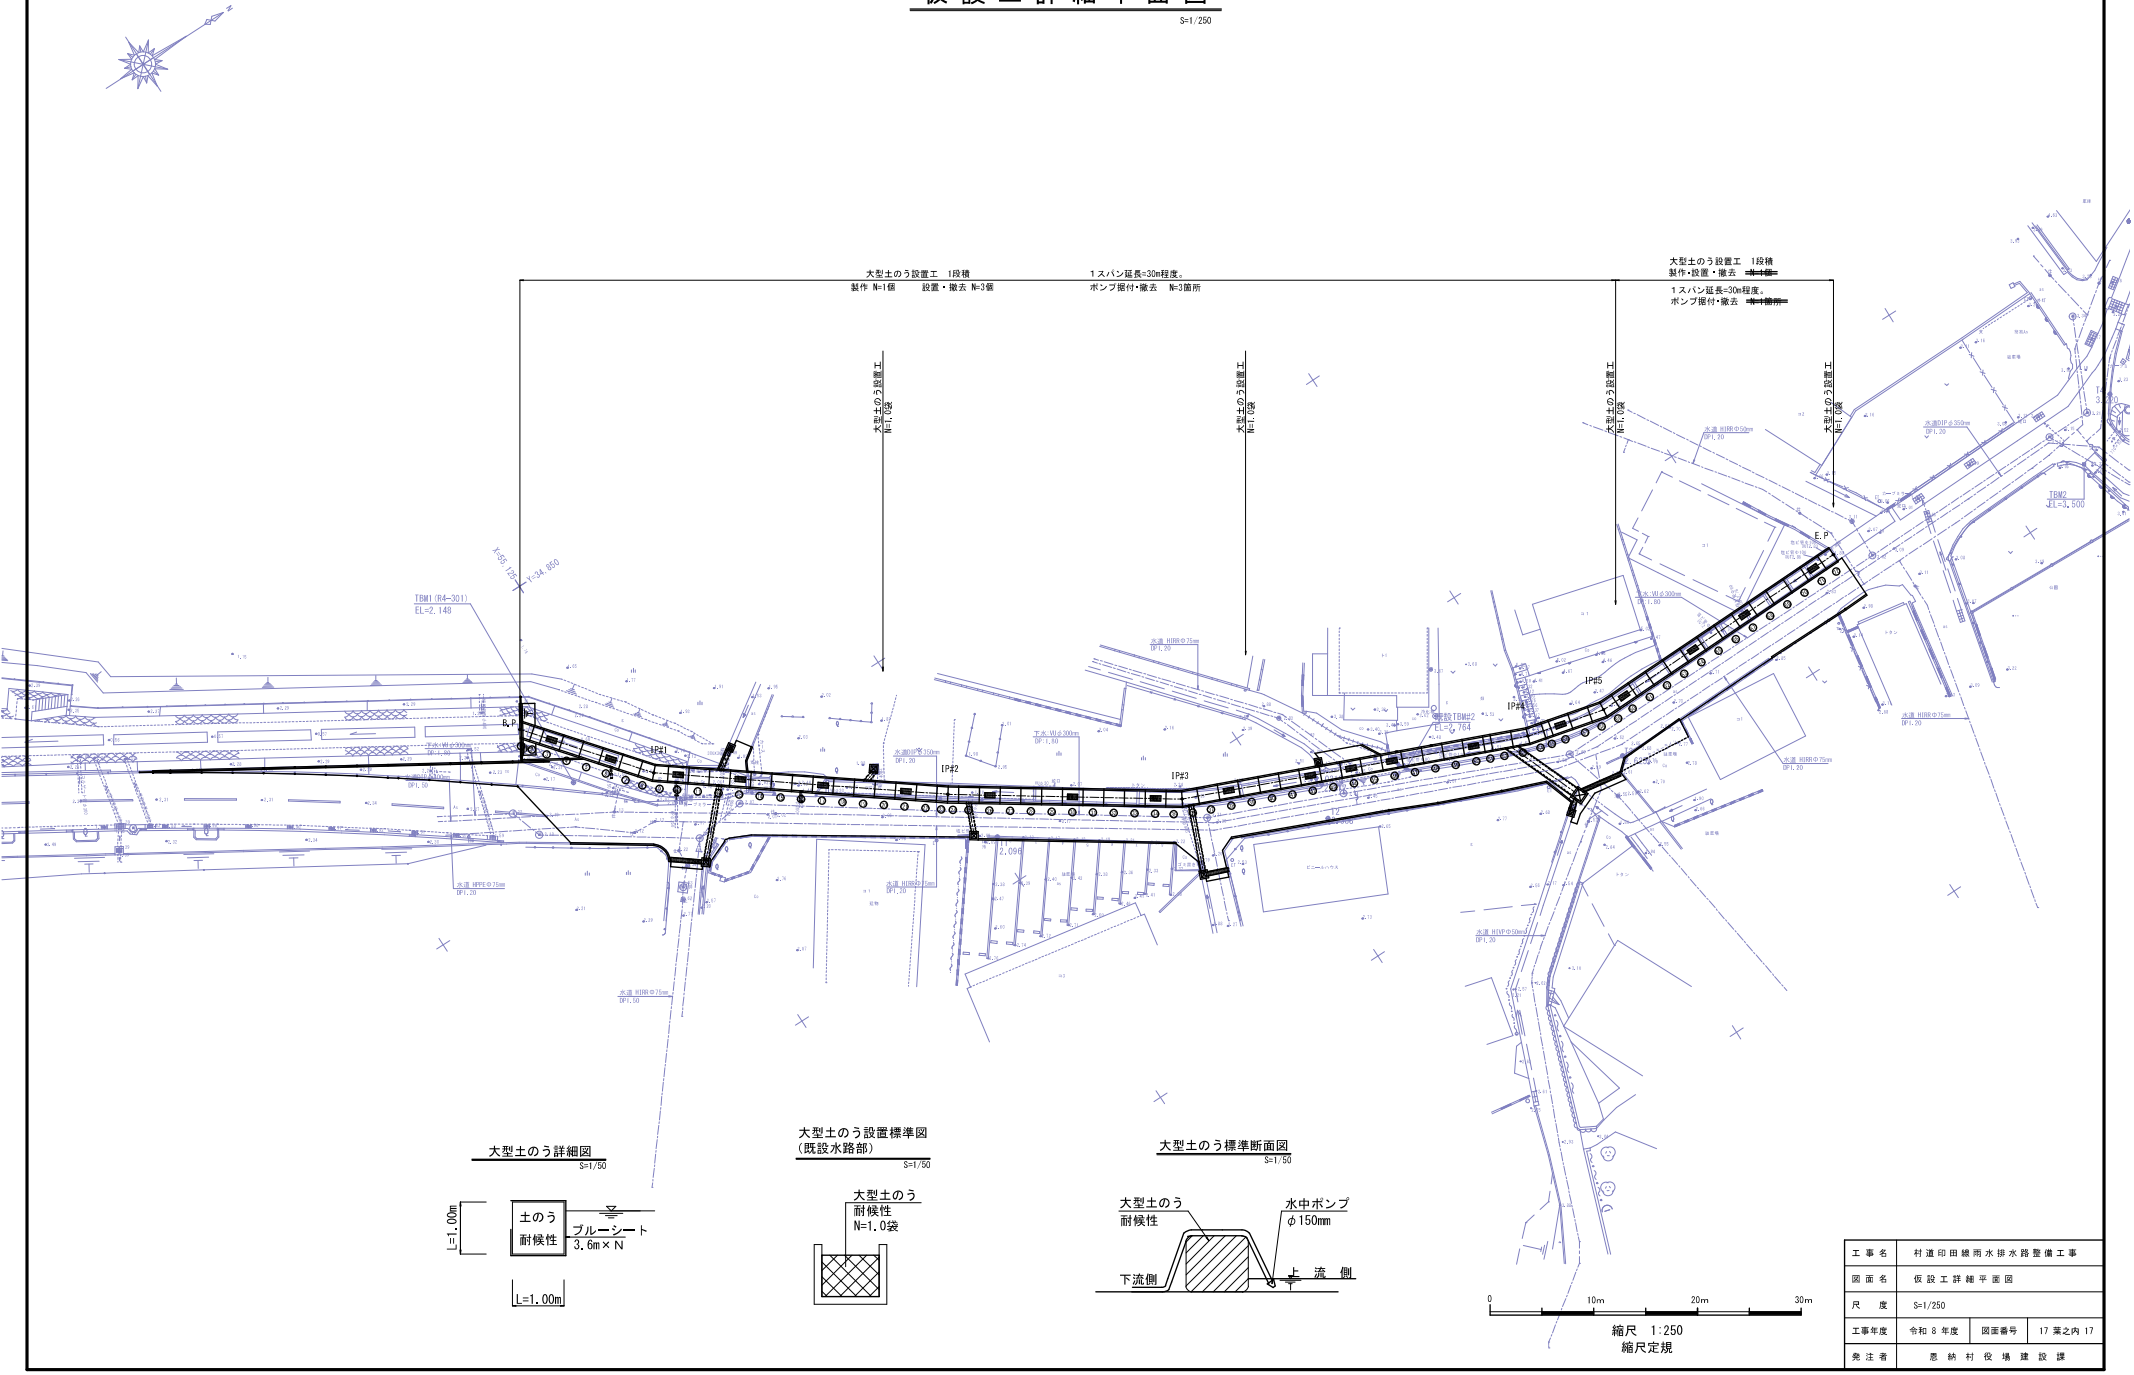



大型土のう詳細図
S=1/50

 

大型土のう設置標準図
(既設水路部)
S=1/50

 

大型土のう標準断面図
S=1/50

  

工事名	村道印田線雨水排水路整備工事		
図面名	仮設工詳細平面図		
尺 度	S=1/250		
工事年度	令和 8 年度	図面番号	17 葉之内 17
発注者	恵納村役場建設課		